


Břeclavsko-rekonstrukce a výstavba vodohospodářské infrastruktury v povodí řeky Dyje

Podprojekt: 1 Břeclav-ČOV a kanalizace

Stavba: 1B Břeclav - kanalizace

Přehledná situace-1.díl

1:5 000

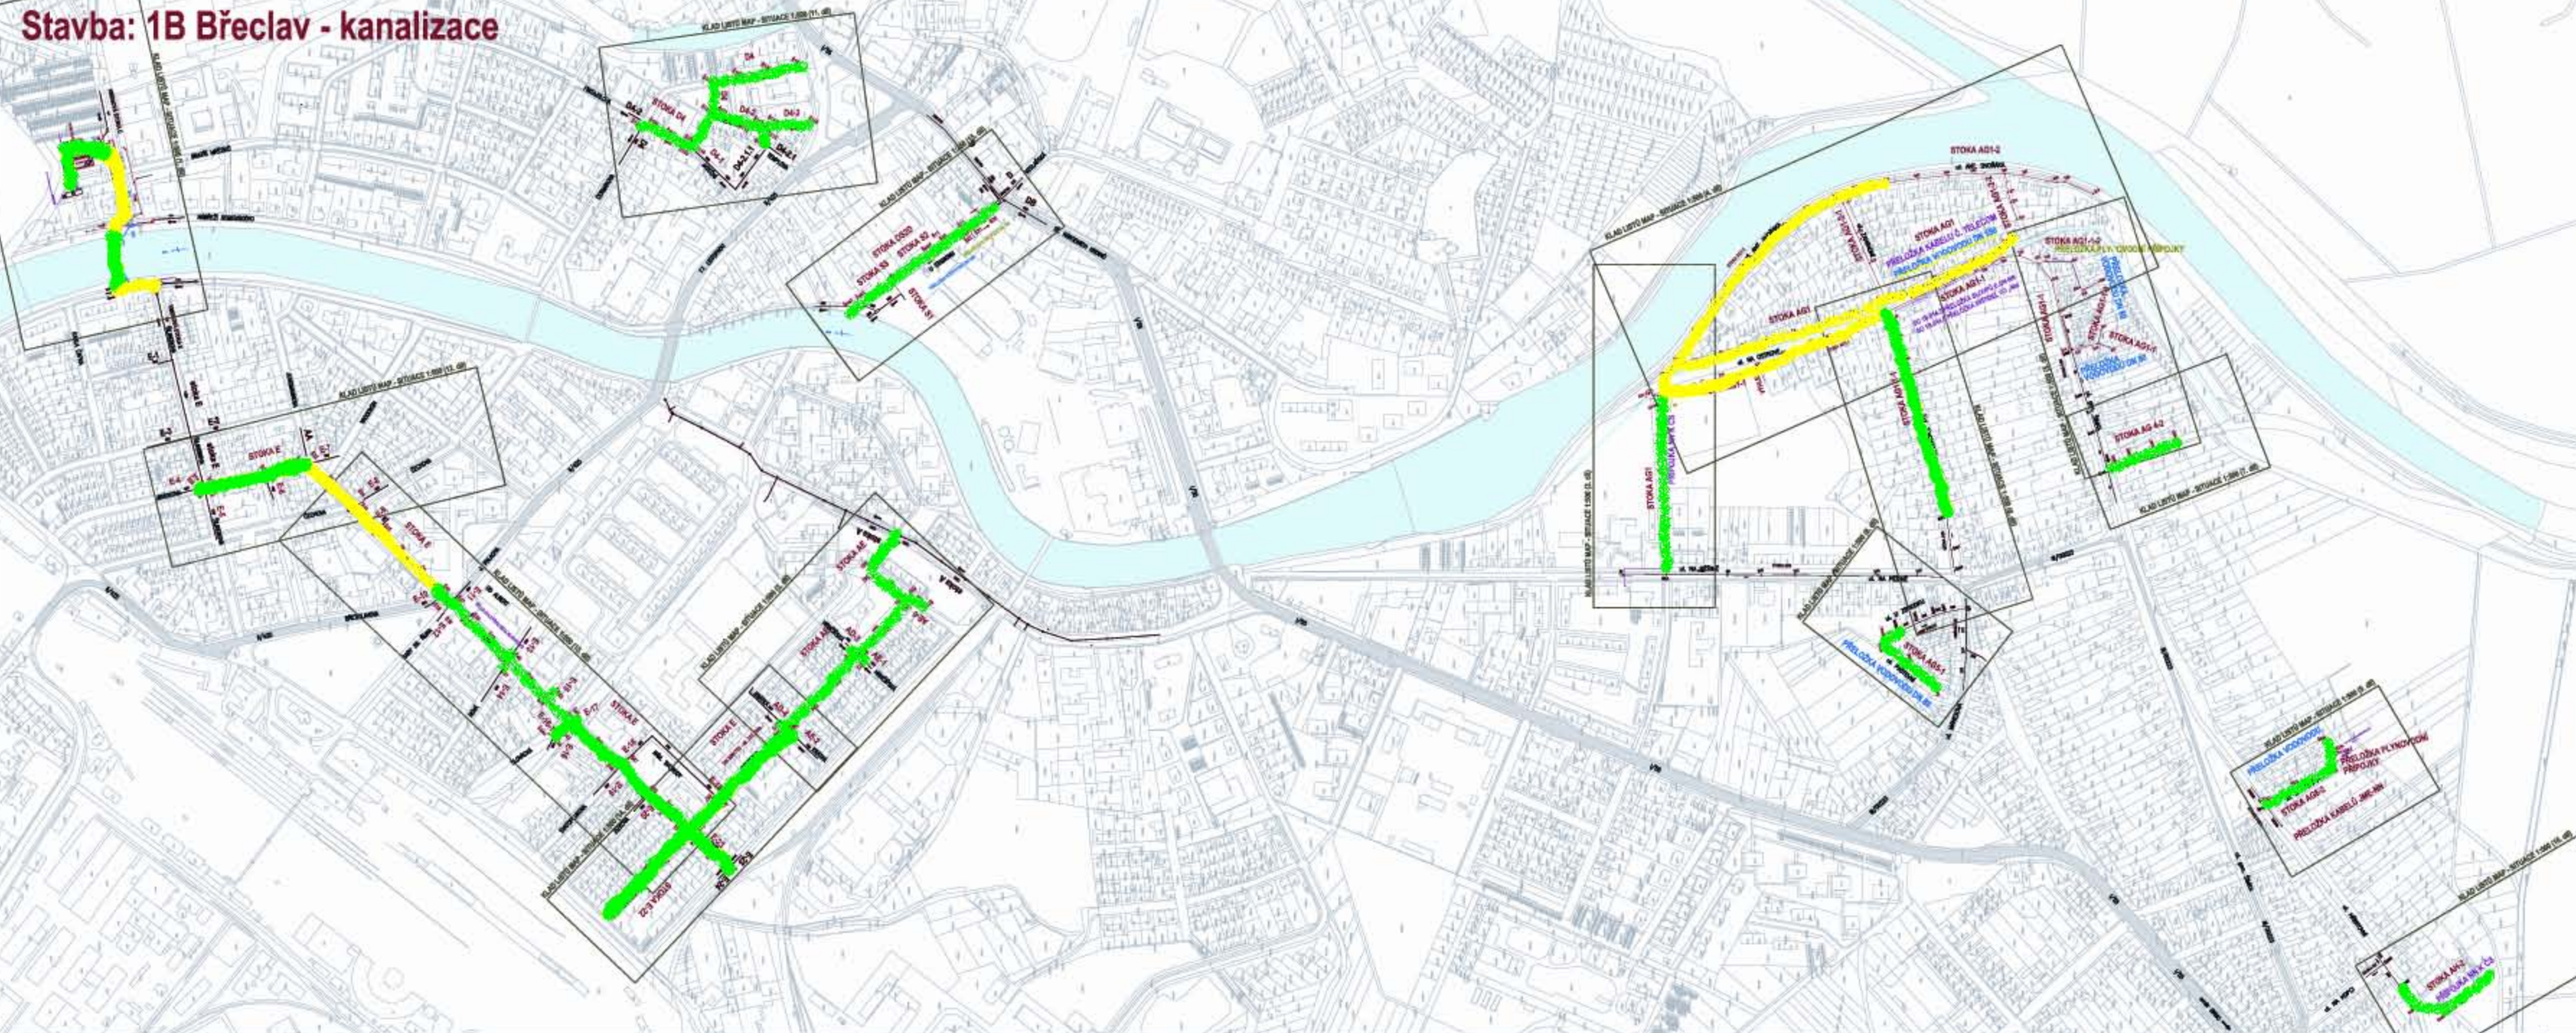

- LEGENDA NÁVRHOVÝCH KONSTRUKCÍ:
- REKONSTRUOVANÁ KANALIZACE
 - REKONSTRUOVANÁ KANALIZACE-DEŠŤOVÁ
 - PŘELOŽKA VODOVODŮ
 - PŘELOŽKA PLYNOVÝCH A TL. PLYNOVODŮ
 - PŘÍPOJKA NN
 - PŘELOŽKA KABELŮ Č. TELECOM
 - PŘELOŽKA KABELŮ JRE-NN
 - PŘÍJEZDOVÁ KOMUNIKACE
 - CHODNÍK
 - hotová stoka
 - dokončeno včetně povrchů
- STAV K 31.8.2009
- LEGENDA STÁVAJÍCÍCH KONSTRUKCÍ:
- KANALIZACE
 - PLYNOVOD

Zadávací dokumentace stavby Zhotovitel díla "Projekt Břeclavsko - část A"

Z_1B_S_1_B41x297_HP.dwg Datum: prosinec 2005

PROJEKT	Břeclavsko - rekonstrukce a výstavba vodohospodářské infrastruktury v povodí řeky Dyje	Paré
PODPROJEKT	1 Břeclav - ČOV a kanalizace	Měřítko 1:5000
STAVBA	1B Břeclav - KANALIZACE	Stupeň ZDS
OBJEKT	SPOLEČNÁ ČÁST STV - BY	Číslo přílohy 1B-S.1
PŘÍLOHA	PŘEHLEDNÁ SITUACE-1.DÍL	Revize 02